
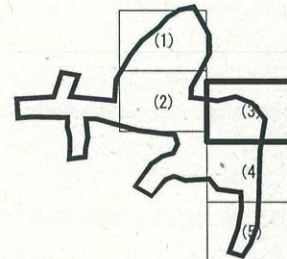



平面図

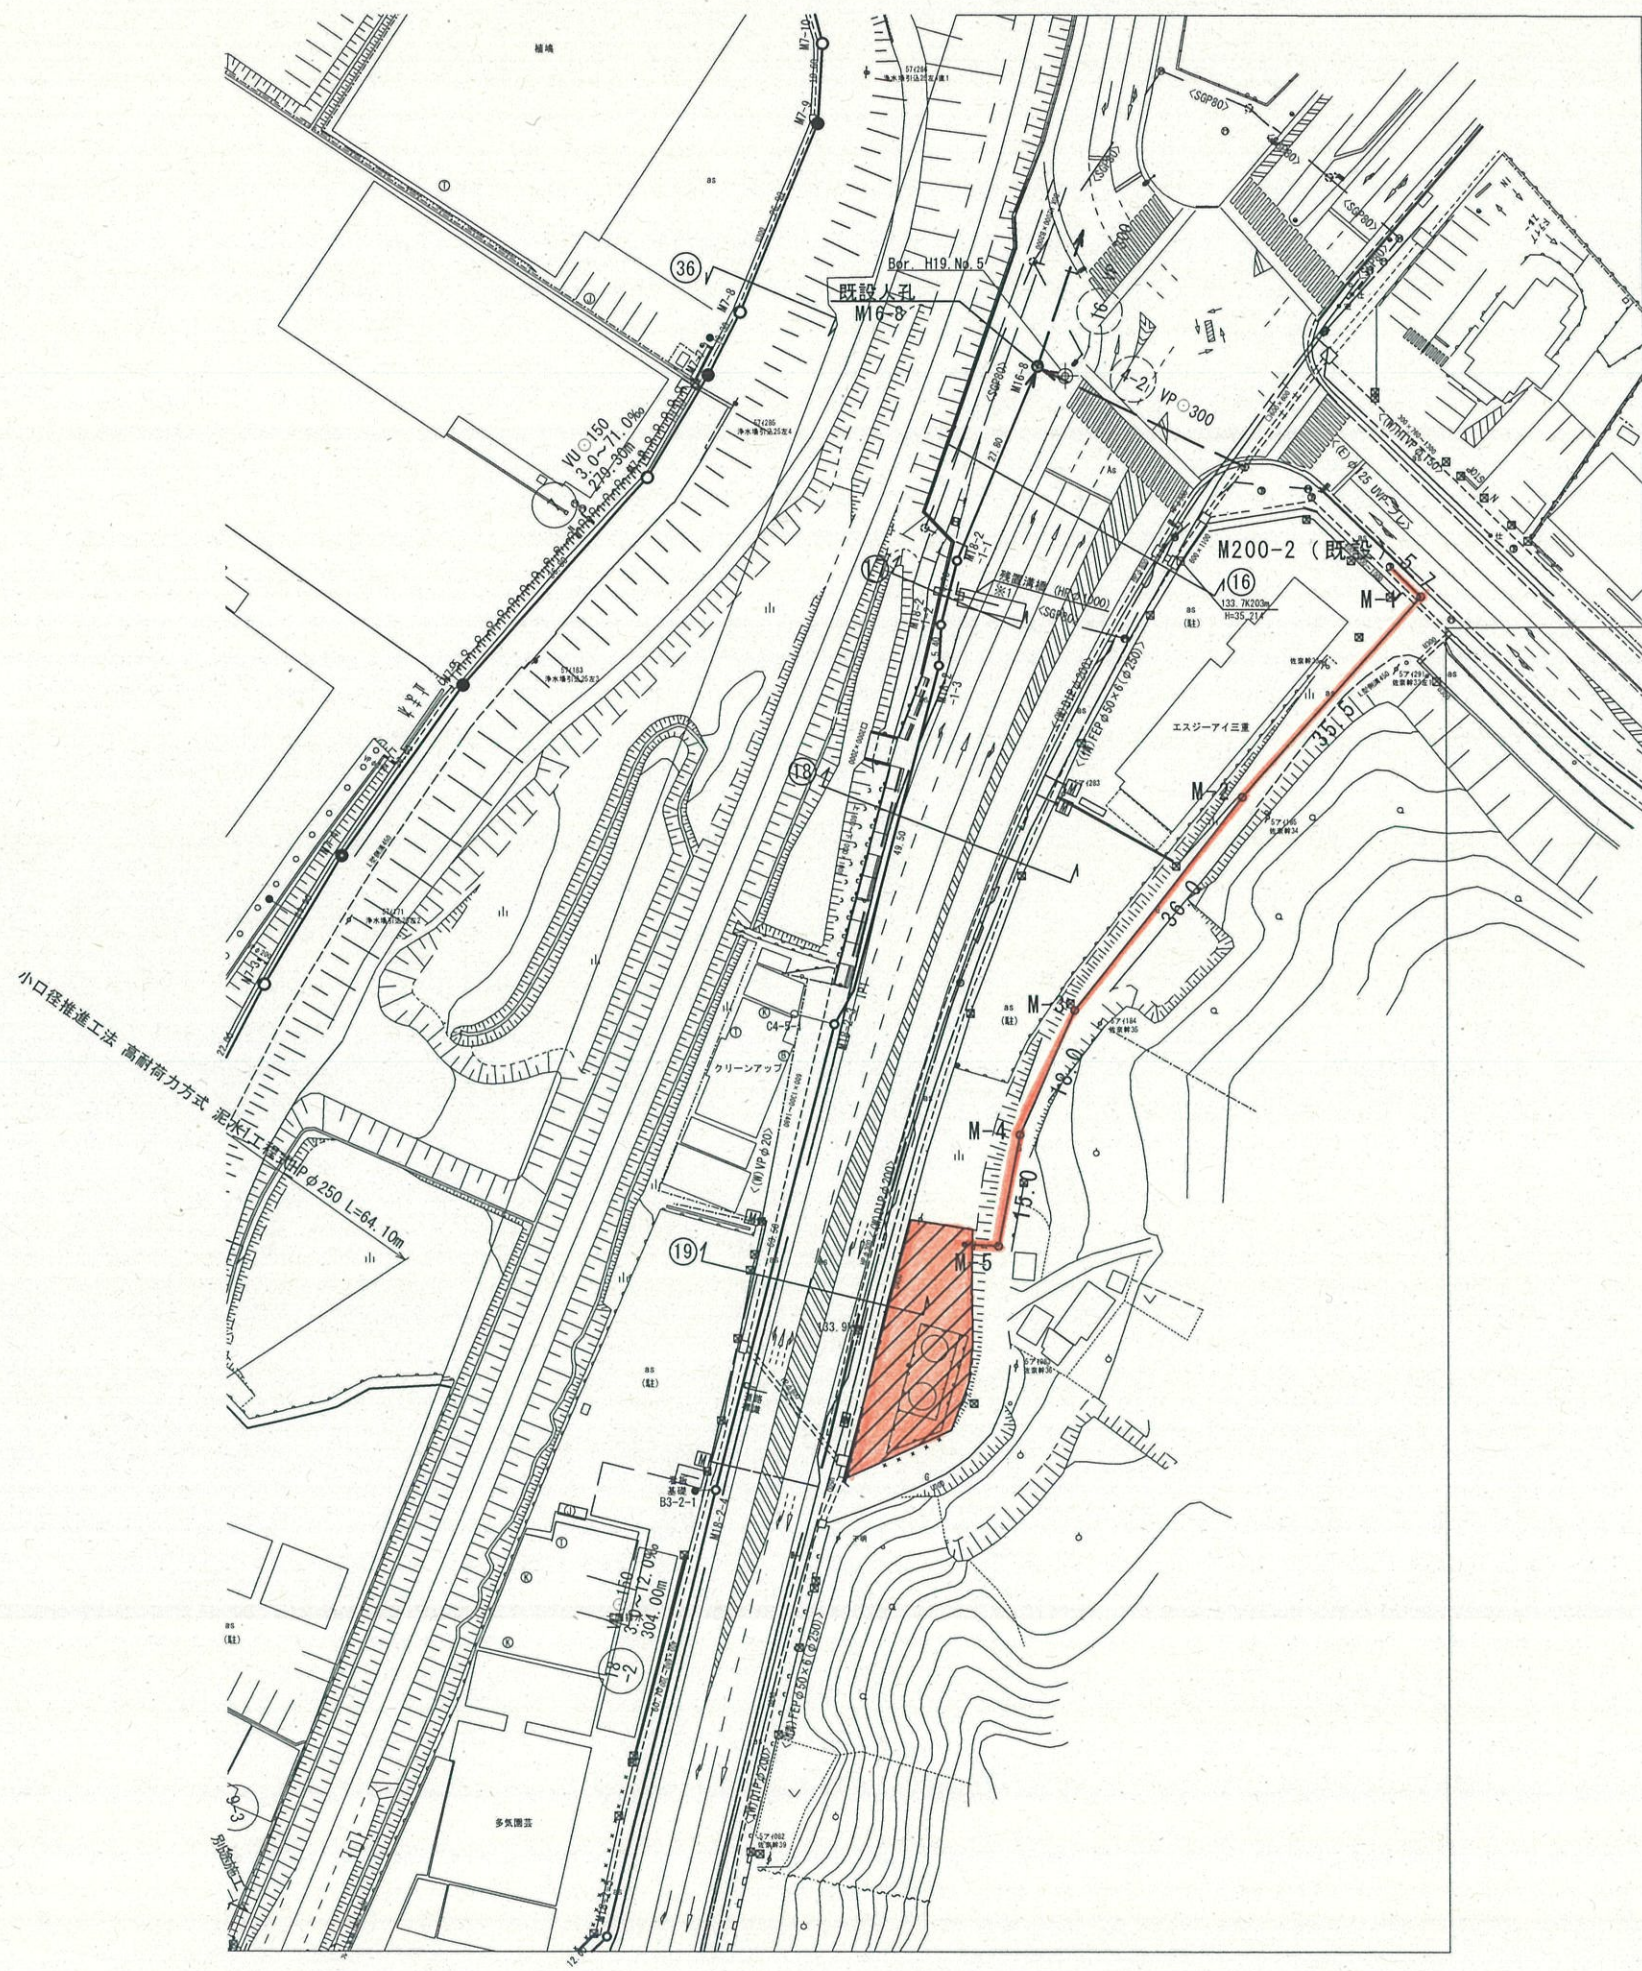

凡 例	
記 号	名 称
←	自然流下管
←	圧 送 管
←	既 設 路 線
←	将 来 路 線
②	組立2号マンホール
○	組立1号マンホール
◎	組立A1号マンホール
⑩	組立1号レジンマンホール
⊗	コンクリート製小型マンホール
⊗	小口径塩ビマンホール
⊗	副管付マンホール
—	N T T
—	水 道
—	電 気
—	情 報
—	信 号
—	南勢水道
—	農業用水
—○	取付管 (塩ビ蓋)
—○	取付管 (鉄蓋)
—M	量水器

工 事 名	公共下水道事業 多気第5処理分区 (仁田地区) 汚水管理工事【森岡石油タンク跡地】		
工事場所	多気郡多気町 仁田 地内		
名 称	平 面 図		
縮 尺	S=1:500	設計年月日	
工 種		作 成 者	
多 気 町	図面番号	1	

※1 施工前に試掘調査を行い、残置されている旧溝橋および
HPφ1000について計画管の布設に支障が無いか確認すること。

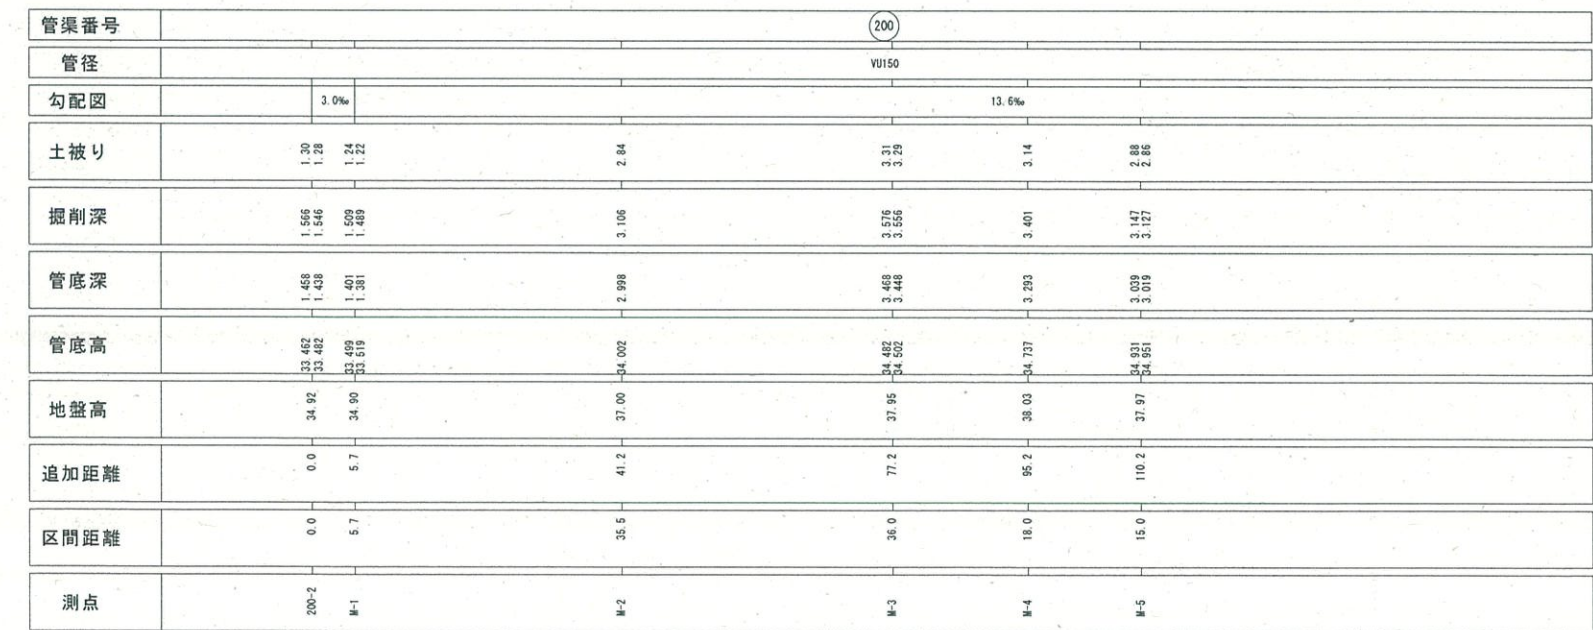


工事名	令和2年度 公共下水道事業 多気第5処理分区仁田地区 汚水管渠工事〔森岡石油タンク跡地〕		
施工箇所名	多気郡多気町仁田地区内		
図面の種類	縦断面図		
縮 尺	縦 1/100 横 1/500	図面番号	2
発注機関名	多気町		


組立1号マンホール標準図

S=1:25


平面図

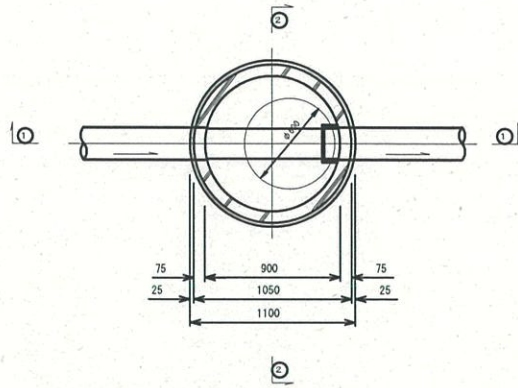

①-①断面

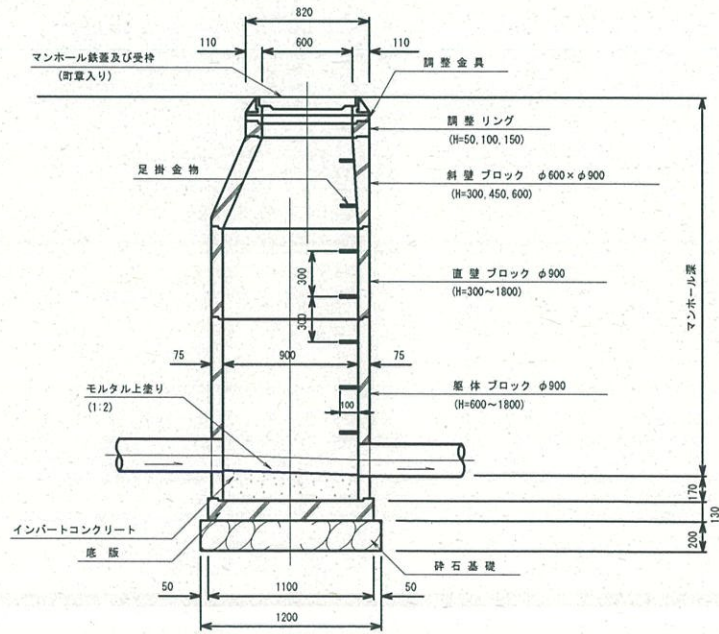

②-②断面

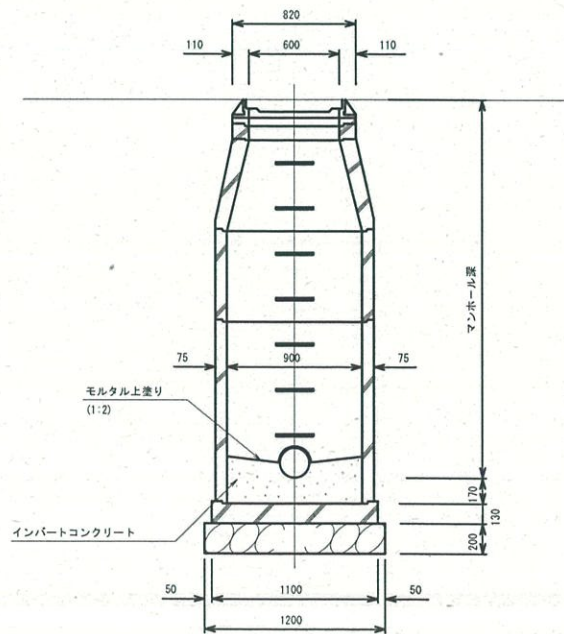


工事名	令和2年度公共下水道事業多気第5給排水分区分区 仁田地区汚水管渠工事【森岡石油タンク跡地】		
工事場所	多気郡多気町 仁田 地内		
名称	組立1号マンホール標準図		
縮尺	S=1:25	設計年月日	
工種		作成者	
多気町	図面番号	3	

小口径塩ビマンホール標準図


S=1:10

ストレート (S)

断面図

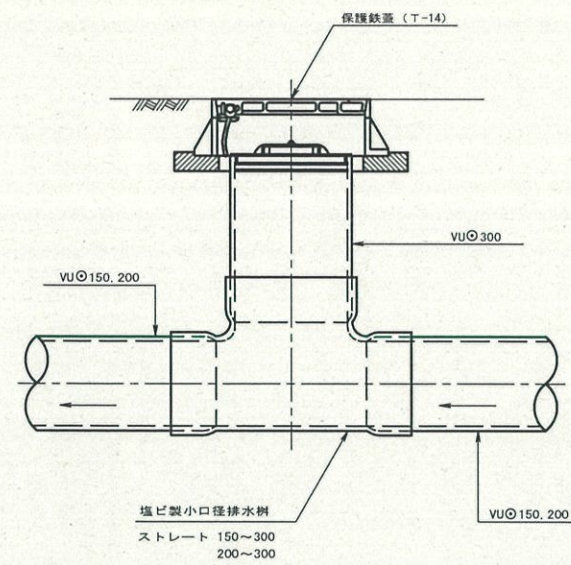


平面図

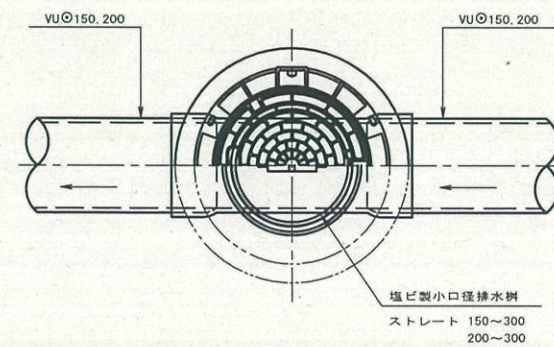


曲り

断面図

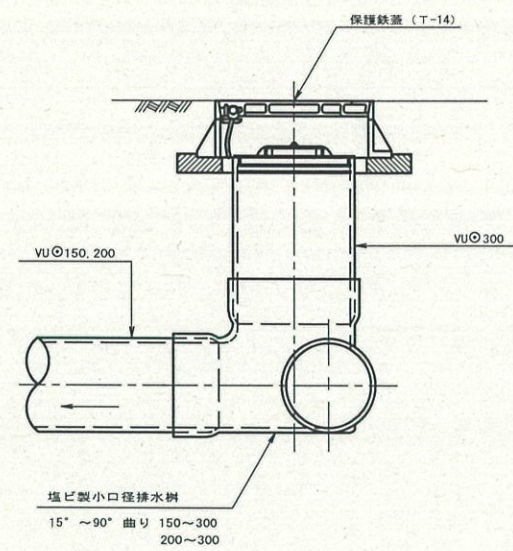


平面図

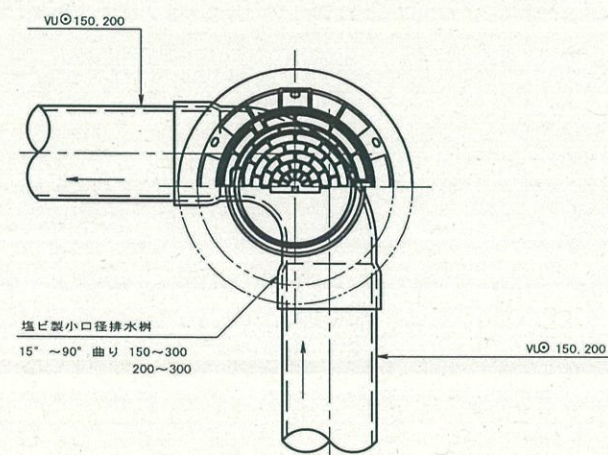


落差 (A)

断面図

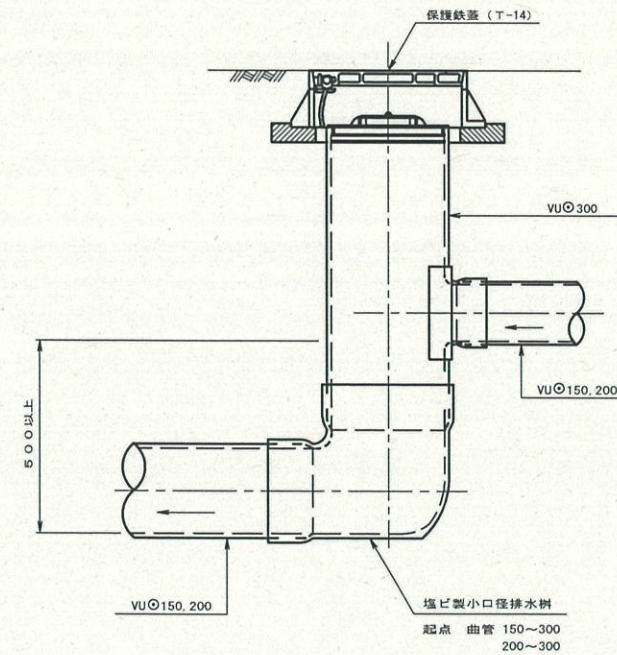


平面図

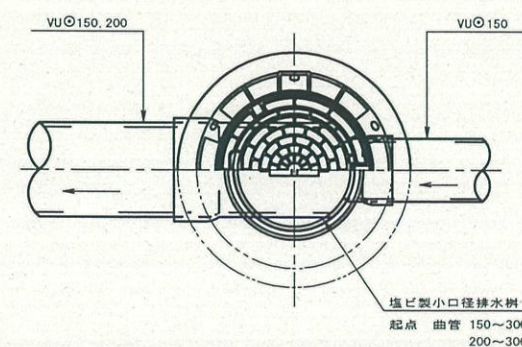


落差 (B)


断面図

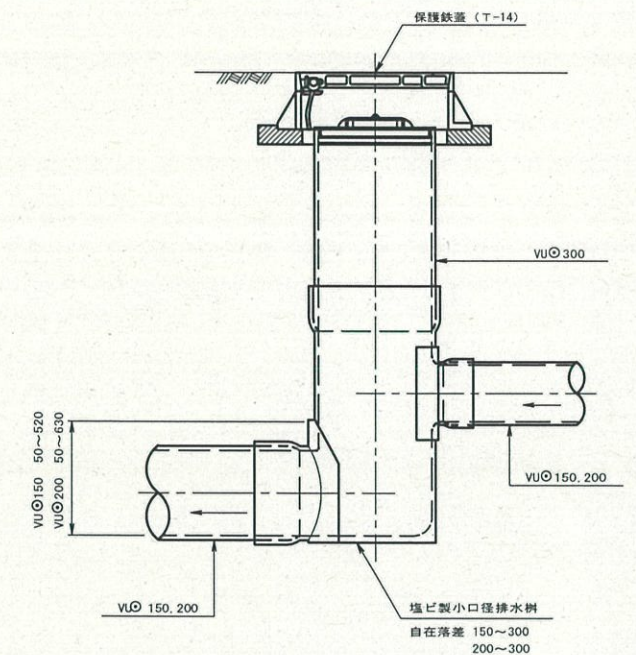

平面図

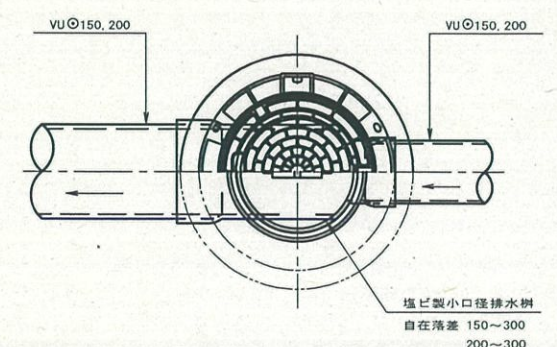

V型自在継手

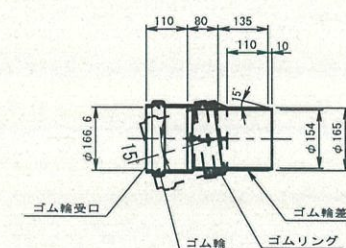



工事名	令和2年度 公共下水道事業 多気第5給排水分区分(仁田地区)汚水管渠工事 【森田石油タンク跡地】		
工事場所	多気郡多気町 仁田 地内		
名称	小口径塩ビマンホール標準図		
縮尺	S=1:20	設計年月日	
工種		作成者	
多気町	図面番号	4	

土工定規図・舗装工断面図

S=1:25

町道 (as)

土工定規図

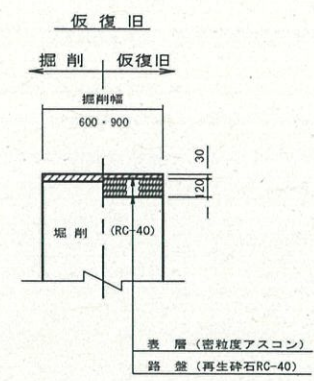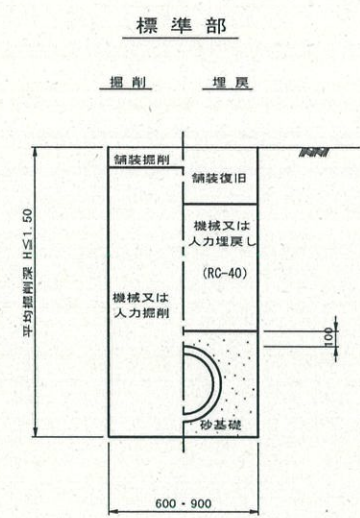


工事名	令和2年度 公共下水道事業 多気第5処理分区 (仁田地区) 汚水管渠工事 【森園石油タンク跡地】		
工事場所	多気郡多気町 仁田 地内		
名称	土工定規図・舗装工断面図		
縮尺	S=1:50	設計年月日	
工種		作成者	
多気町	図面番号	5	

土留工標準図

S=1:30

アルミ矢板標準図

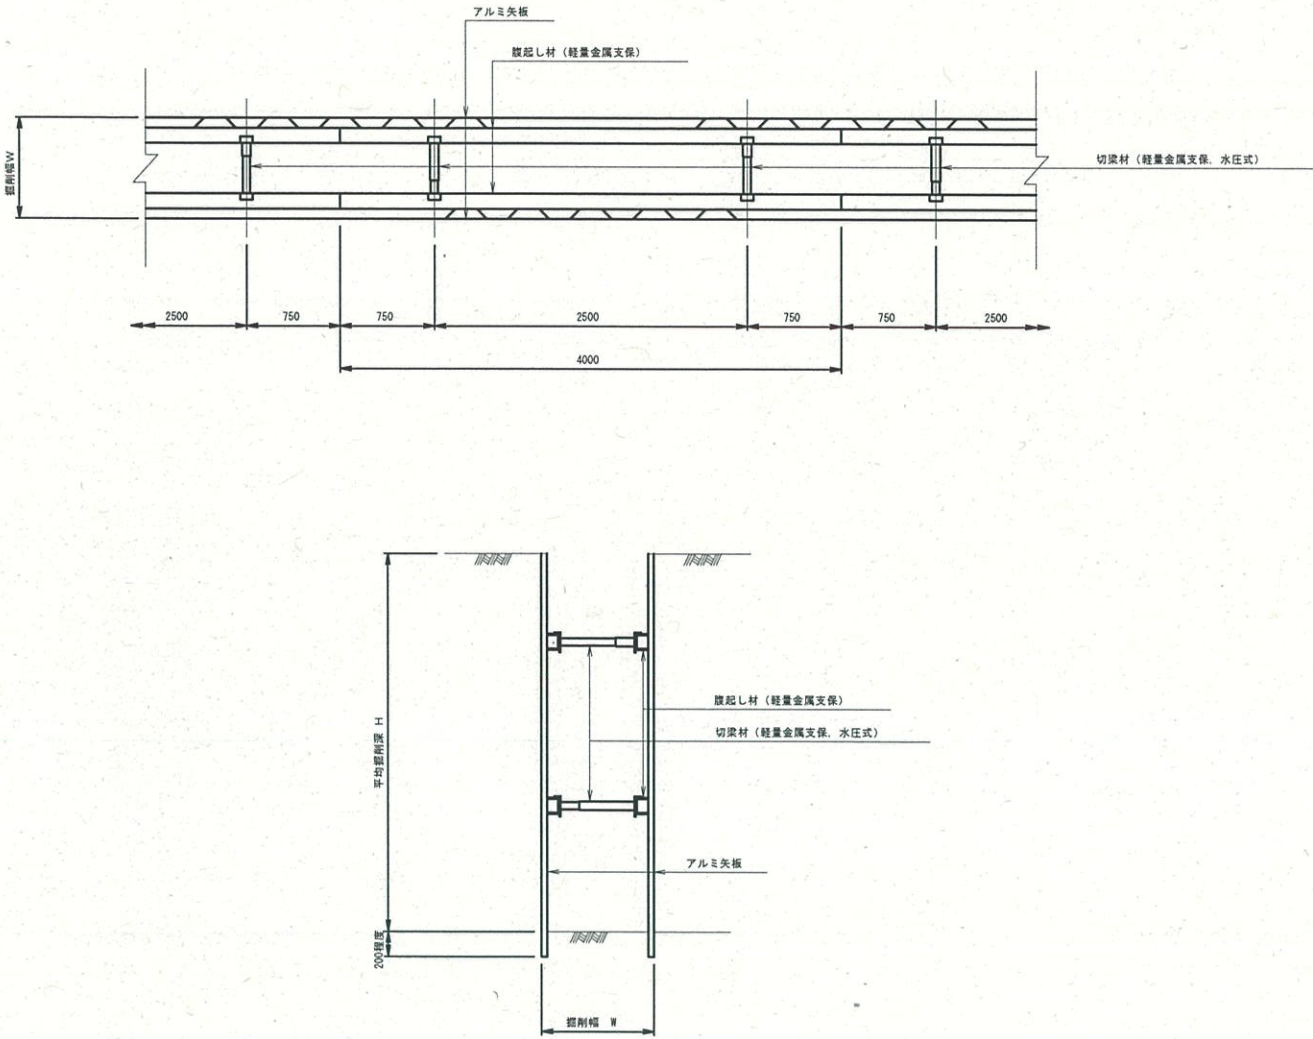


部 材 表


掘 削 深 (m)	矢板長 (m)	支保工段数
1.5<H≤1.8	2.0	1
1.8<H≤2.0	2.5	1
2.0<H≤2.3	2.5	2
2.3<H≤2.8	3.0	2
2.8<H≤3.3	3.5	2
3.3<H≤3.5	4.0	2
3.5<H≤3.8	4.0	3

工 事 名	令和2年度公共下水道事業多気第5処理分区 仁田地区汚水管渠工事【森岡石油タンク跡地】		
工事場所	多気郡多気町 仁田 地内		
名 称	土留工標準図		
縮 尺	S=1:30	設計年月日	
工 種		作 成 者	
多 気 町	図 面 番 号	6	


インバート工標準図

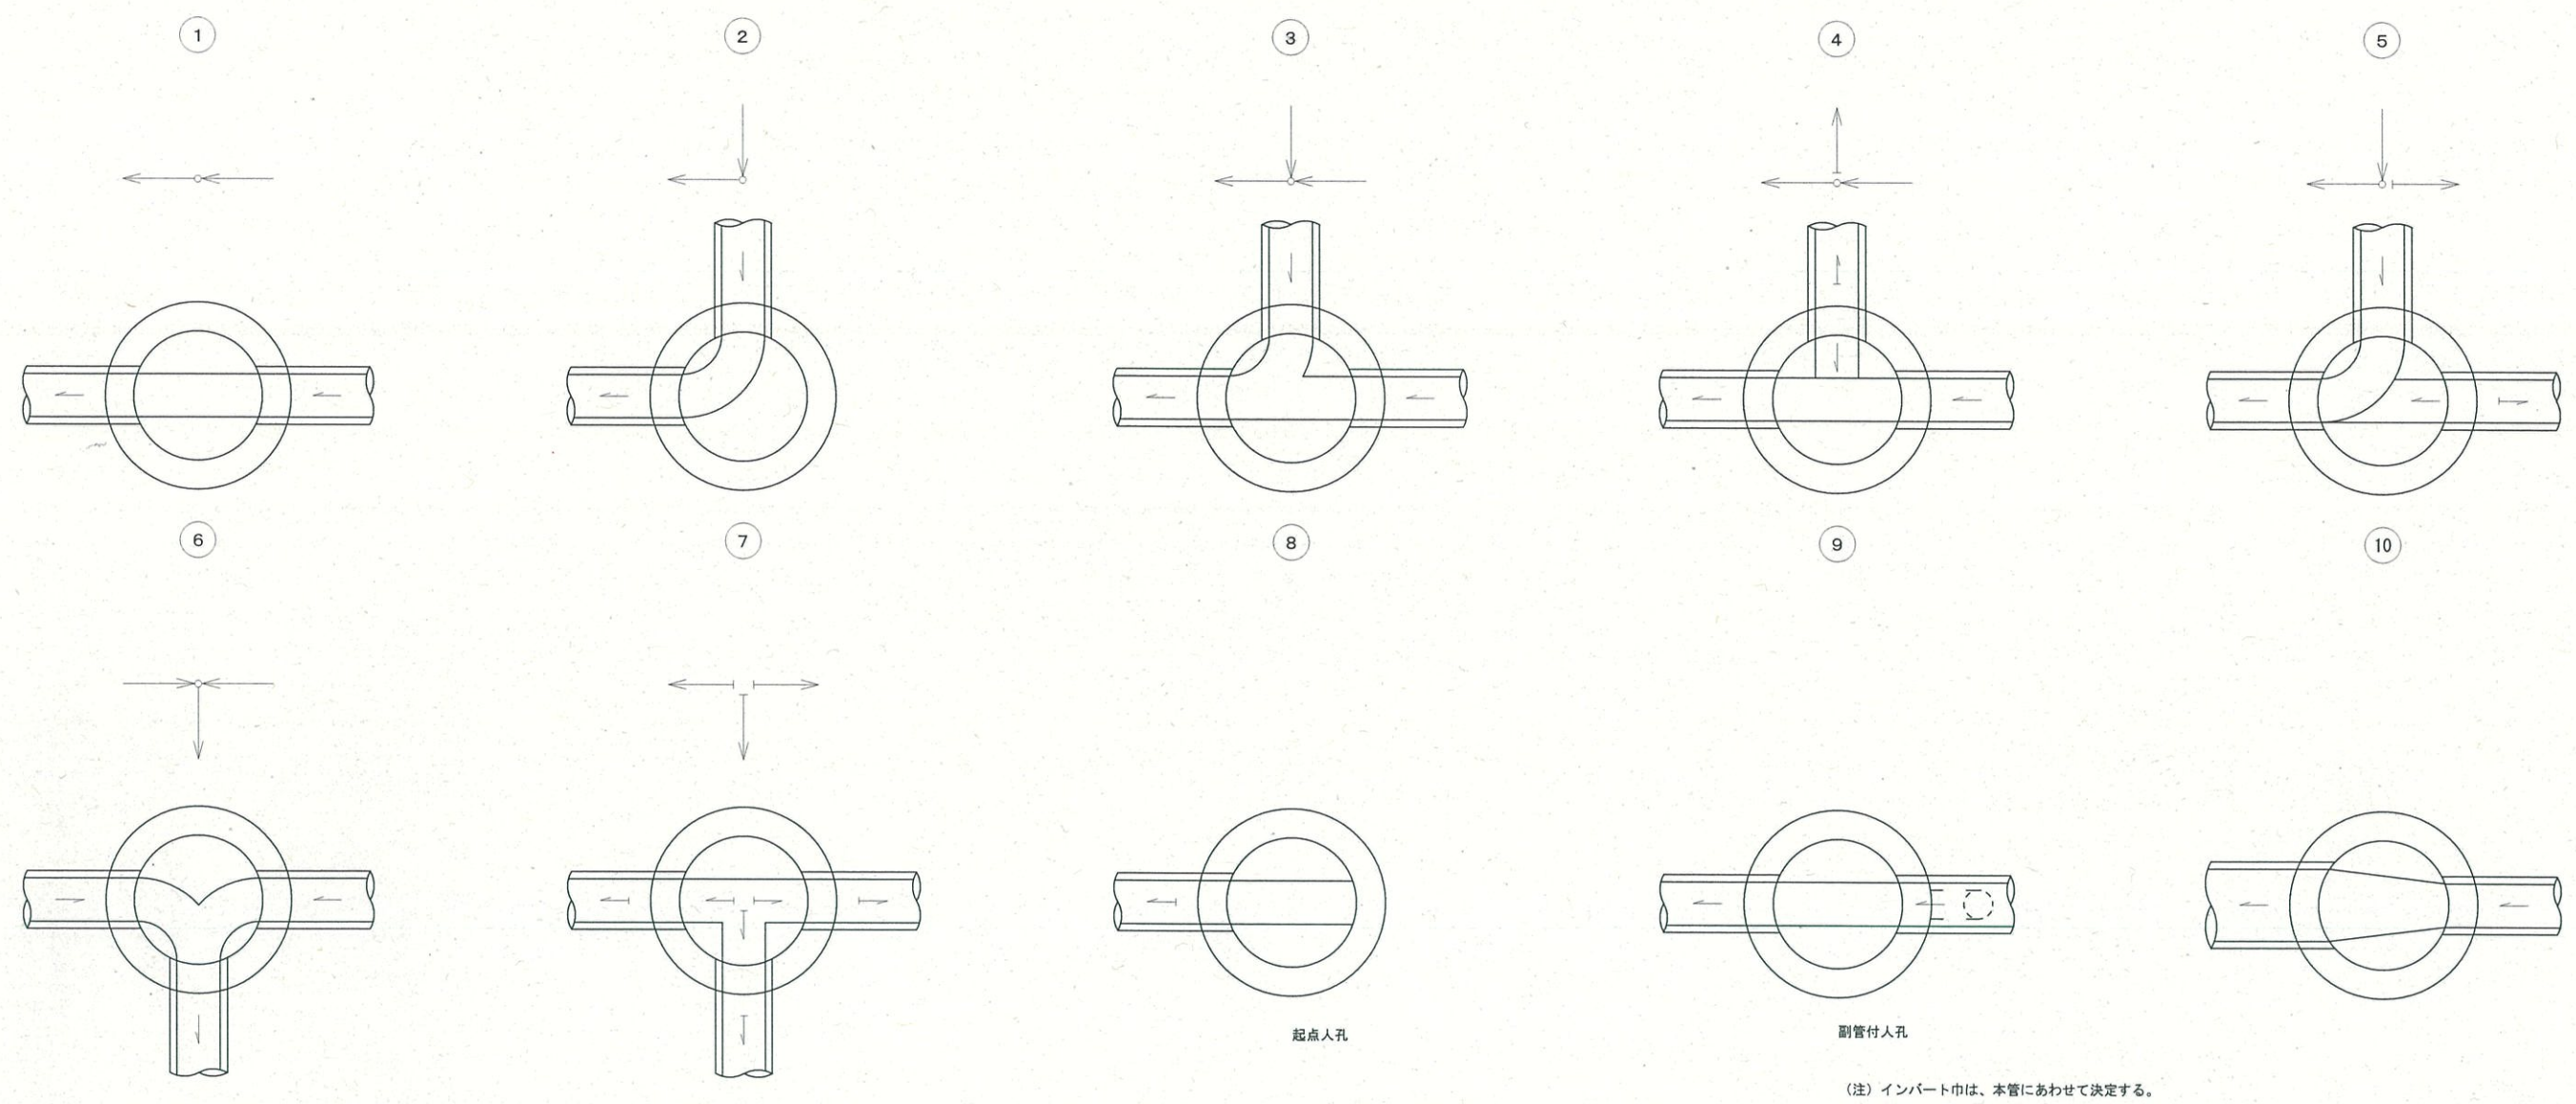

インバート横断勾配

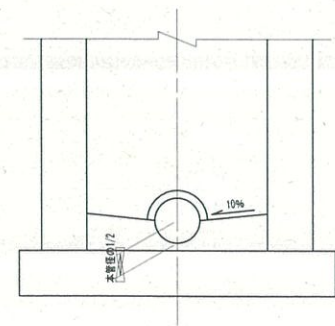

インバート縦断勾配

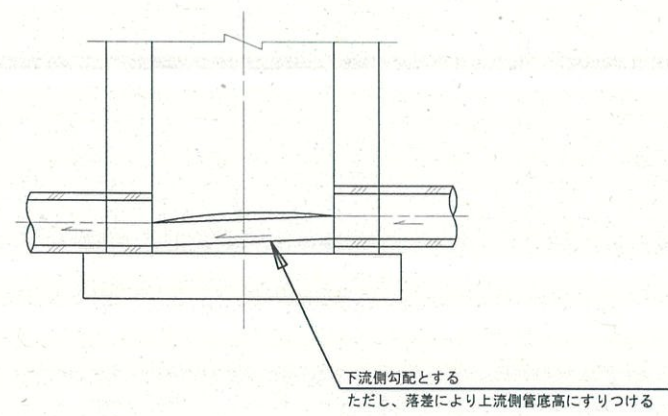

※インバート形状は、各号人孔共通とする。
※上記以外の場合、組合せにより形状を決定する。

工事名	令和2年度 公共下水道事業 多気第5処理分区（仁田地区）汚水管渠工事 【新設管渠の延伸】		
図面名	インバート工標準図		
年月日	○		
縮尺	S=1:Free	図面番号	7
会社名	○		
事業者名	多気町 上下水道課		