




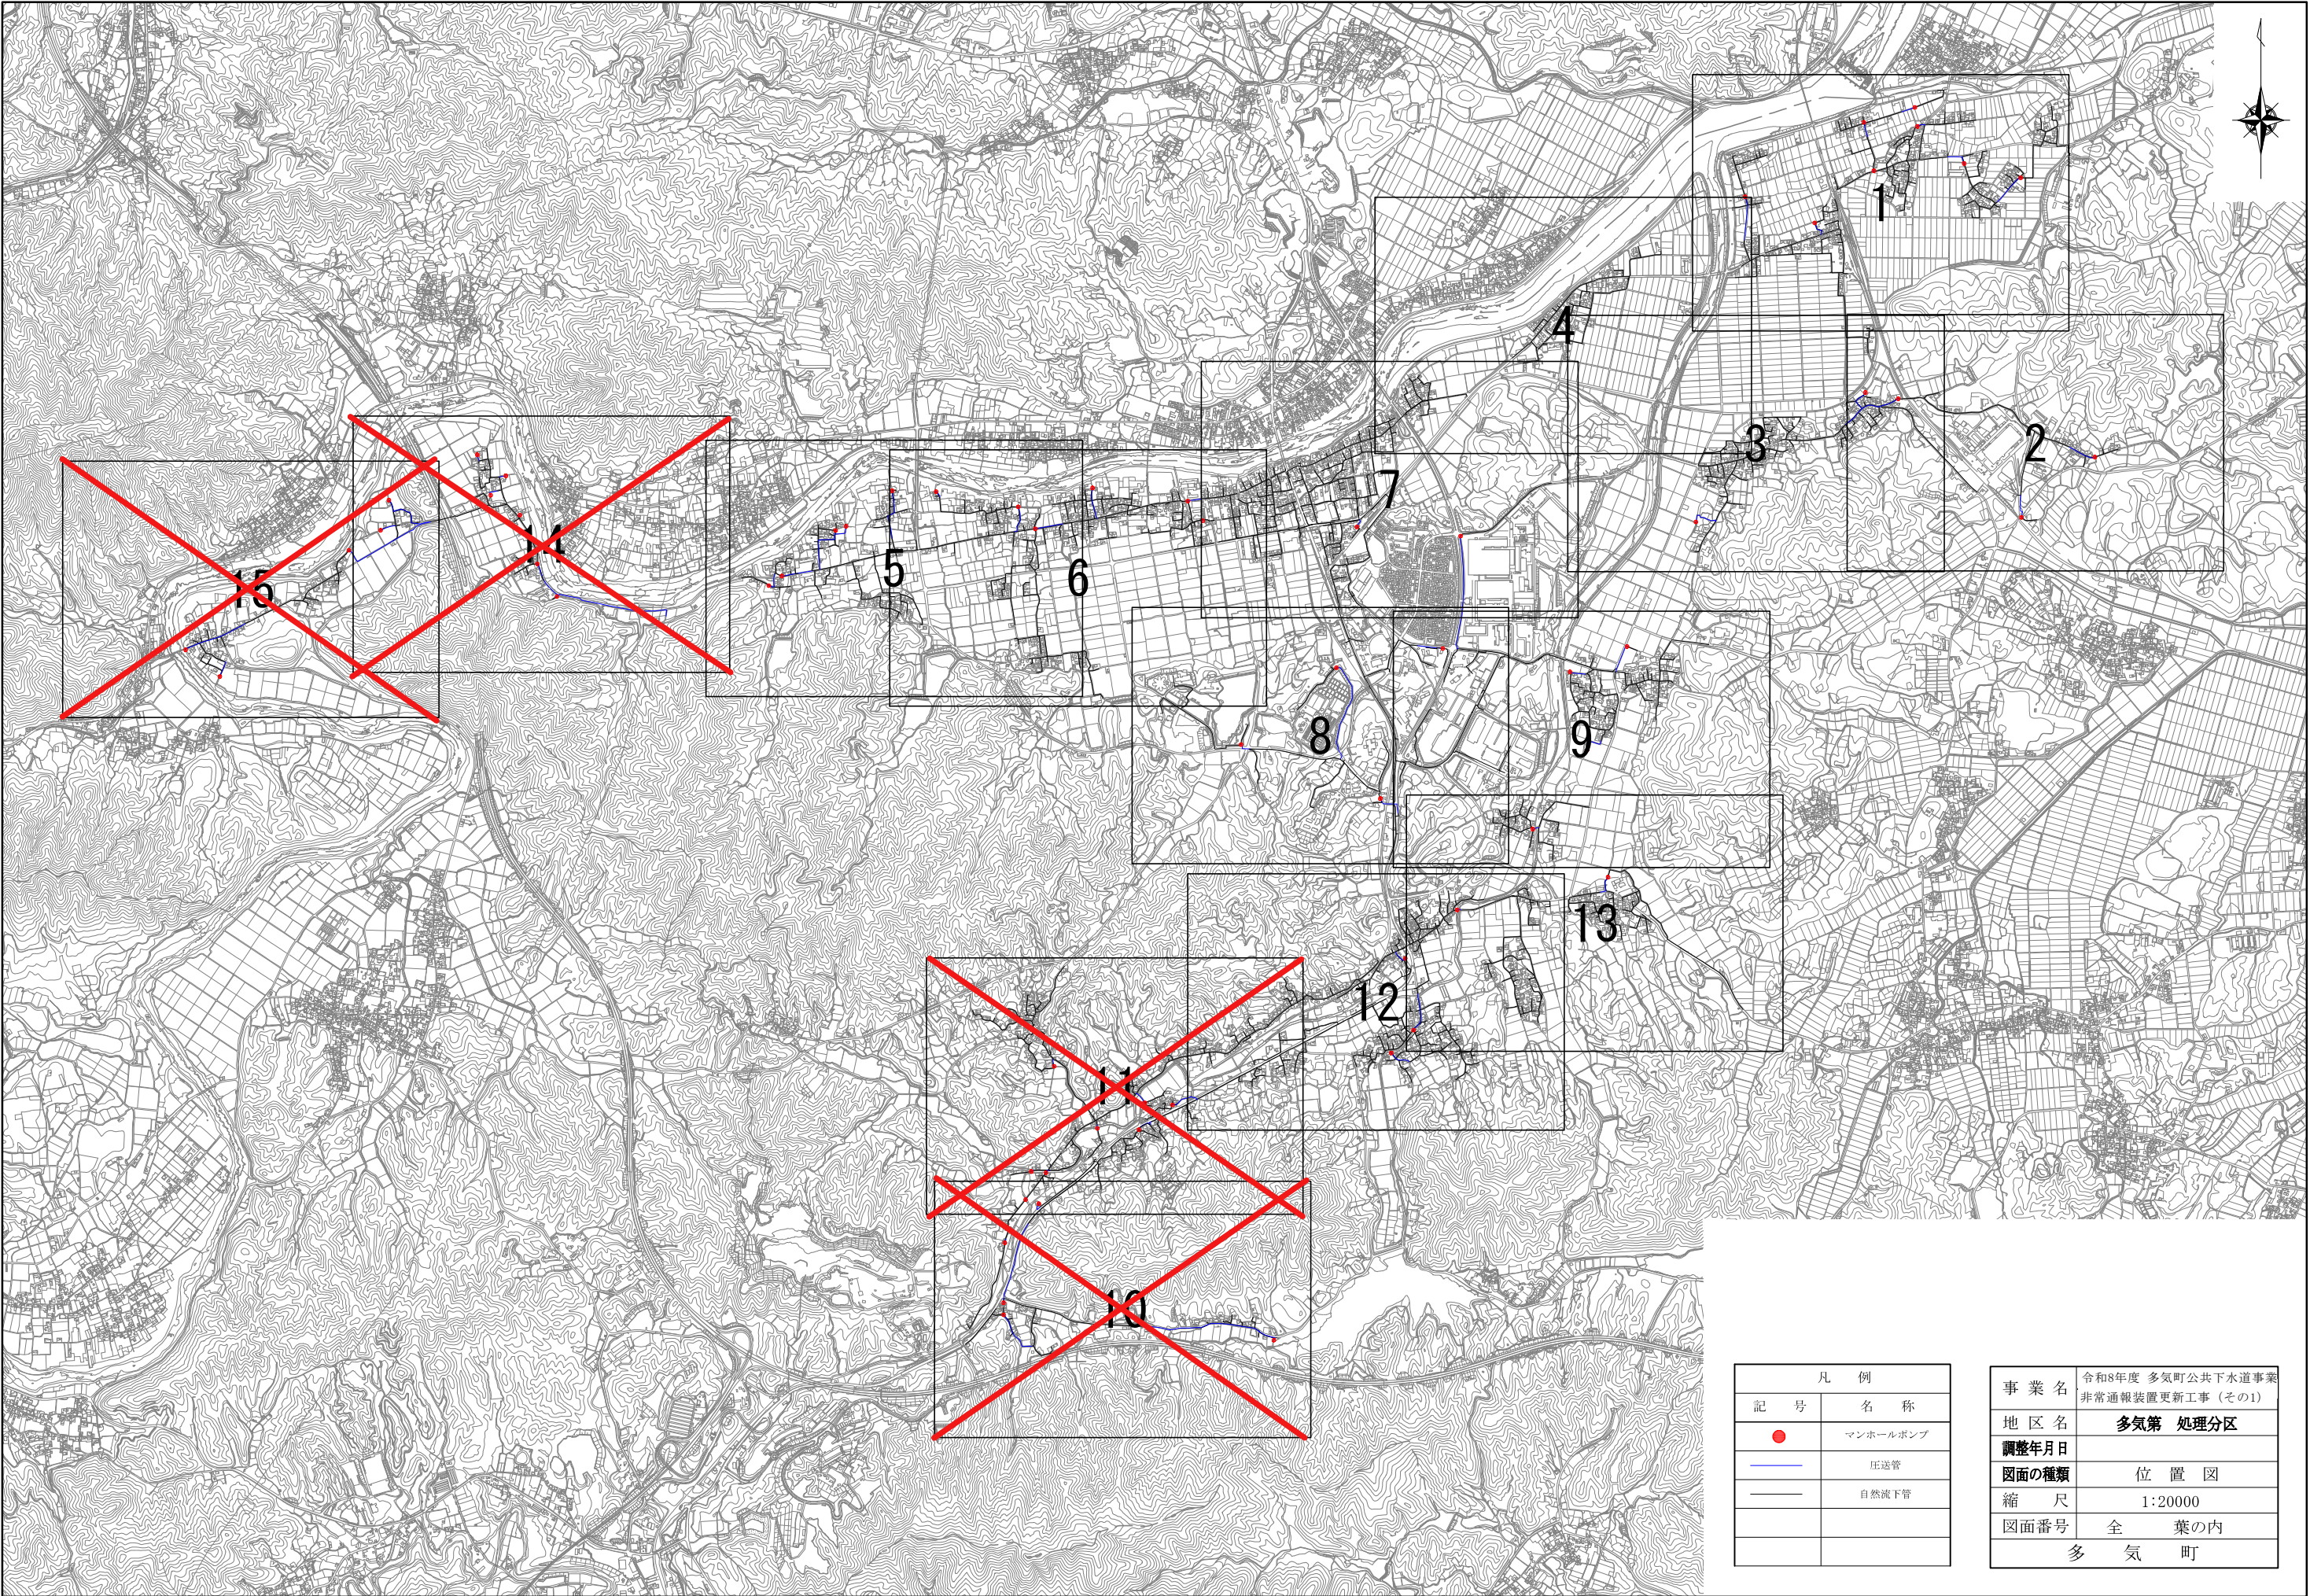

凡 例	
記 号	名 称
●	マンホールポンプ
—	圧送管
—	自然流下管

事 業 名	令和8年度 多気町公共下水道事業 非常通報装置更新工事（その1）
地 区 名	多気第 処理分区
調整年月日	
図面の種類	位 置 図
縮 尺	1:20000
図面番号	全 葉の内
	多 気 町

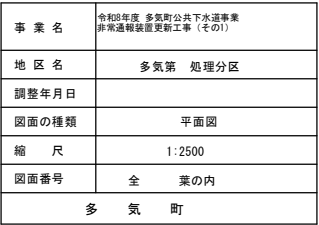

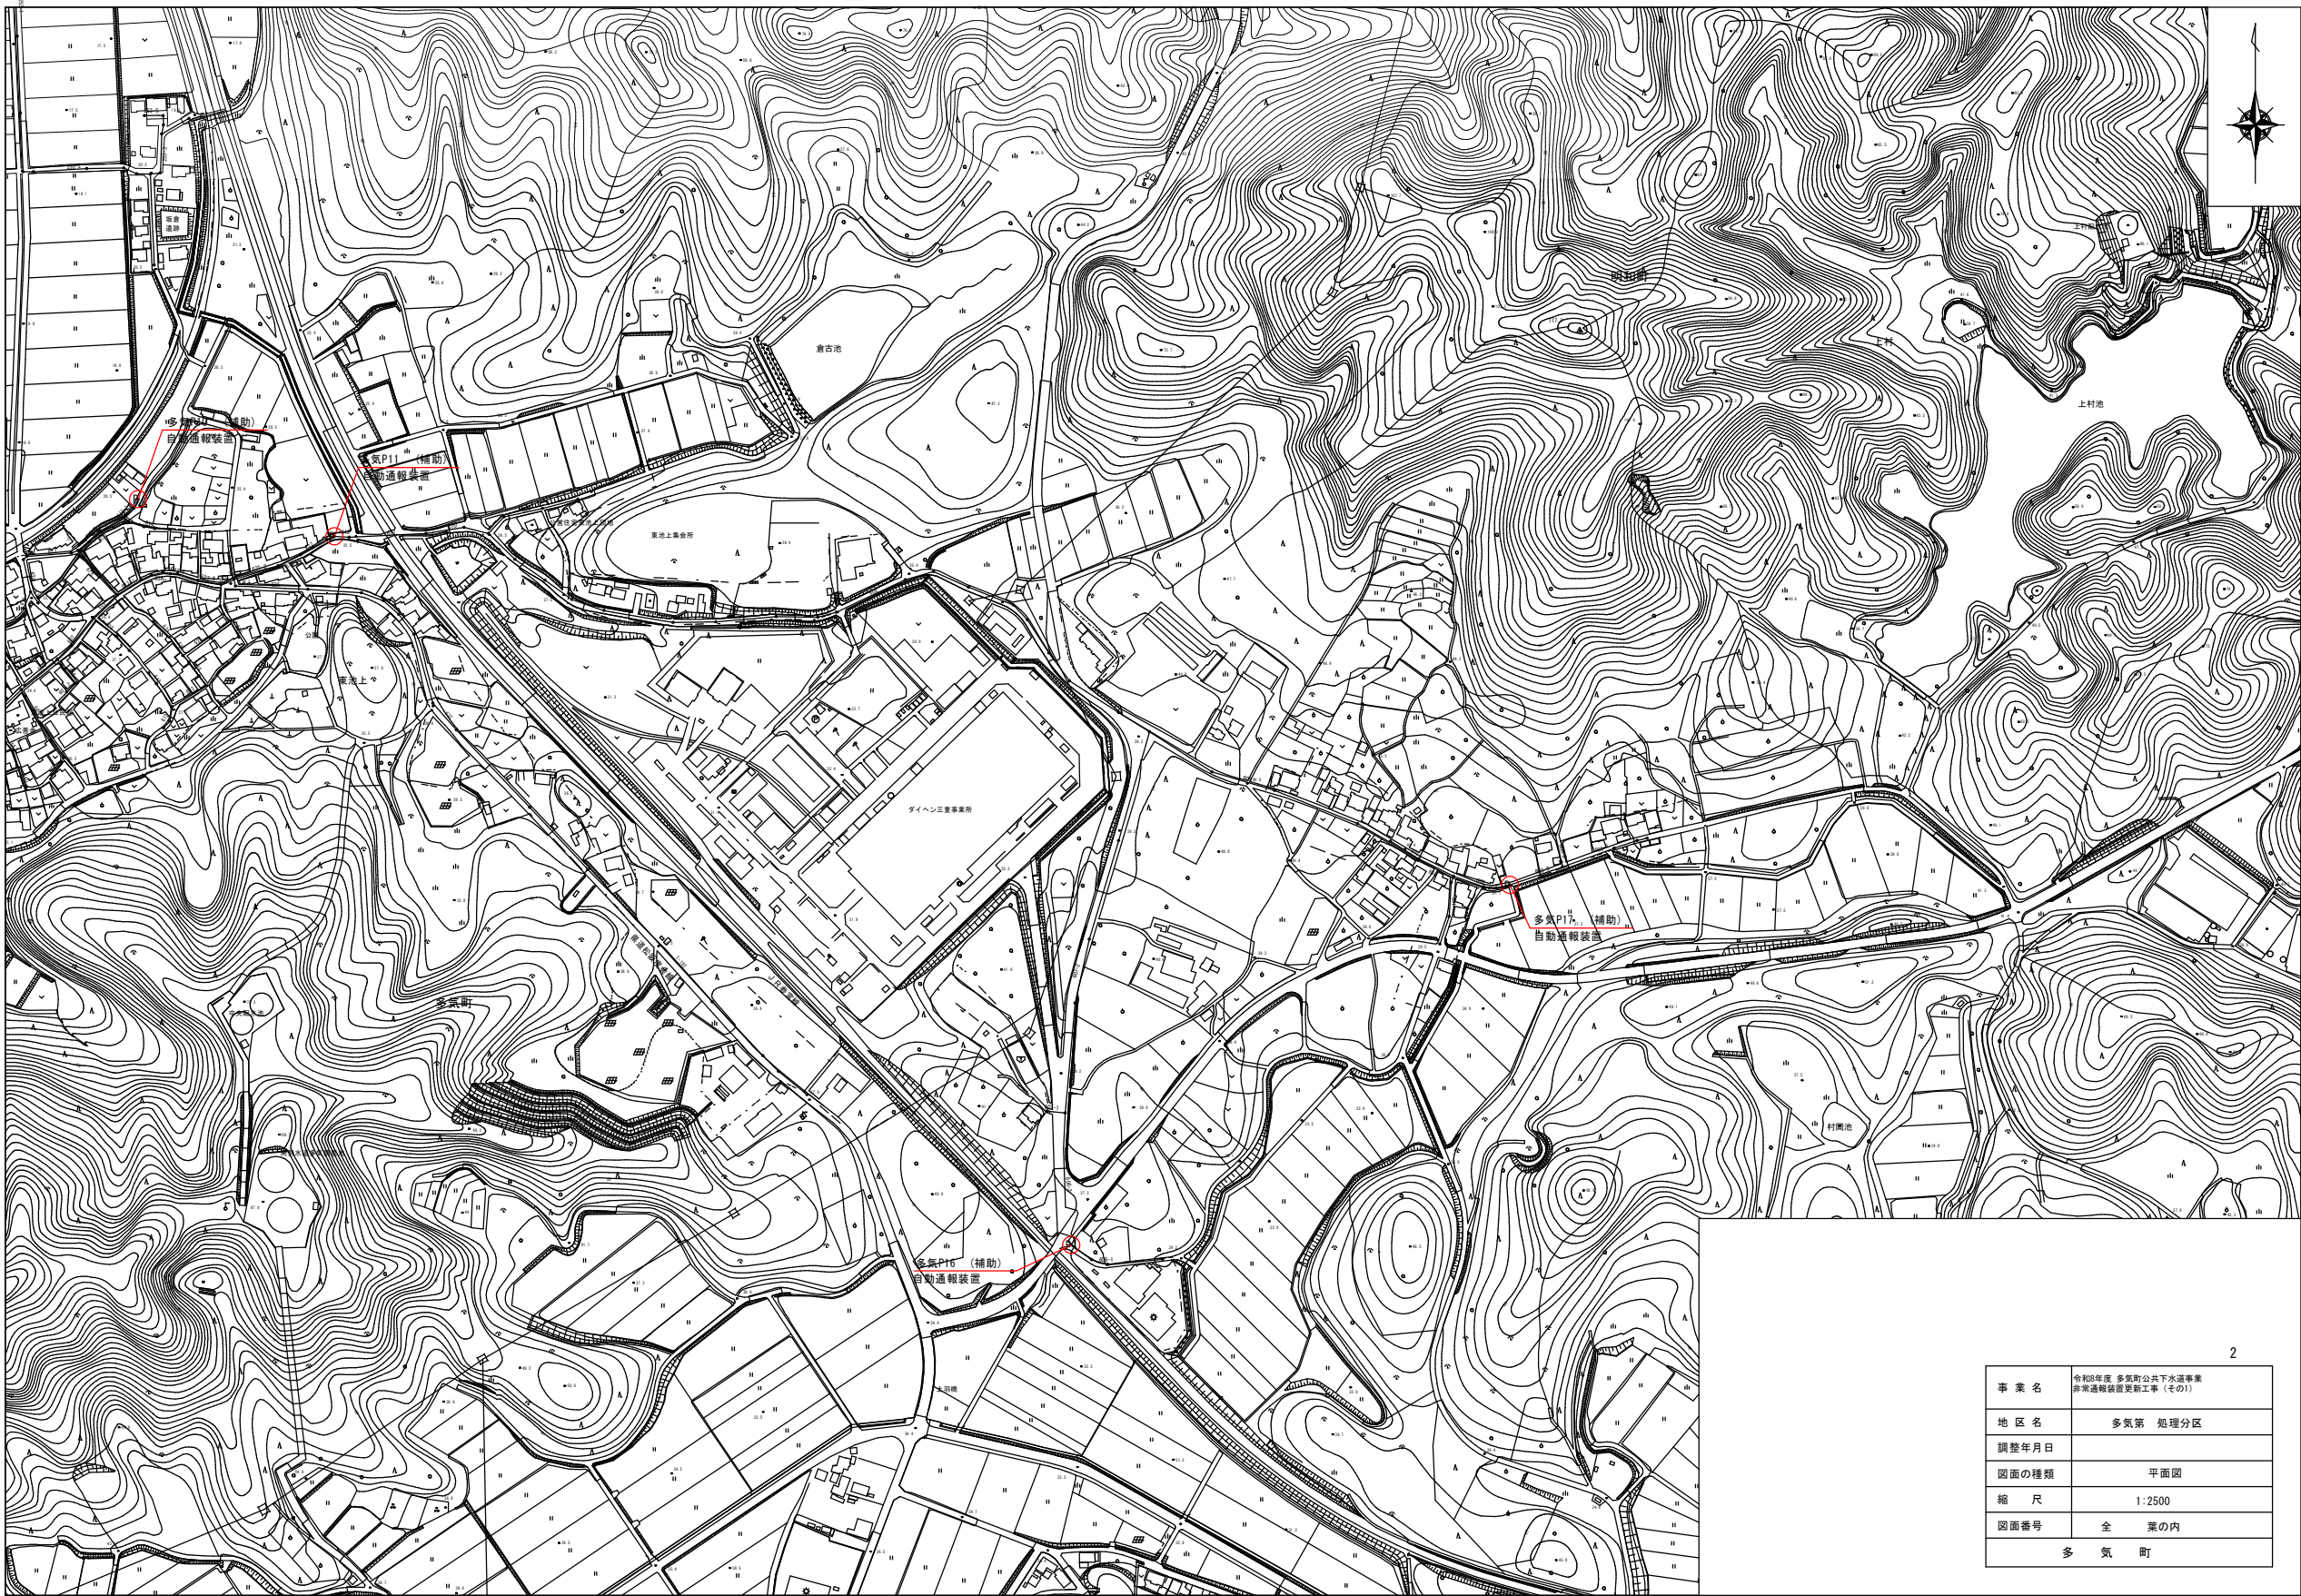

事業名	令和5年度 多気町の下水道事業 非常通報装置更新工事（その1）
地区名	多気第 処理分区
調整年月日	
図面の種類	平面図
縮尺	1:2500
図面番号	全 業の内
多 気 町	



事業名	令和8年度 多気町公共下水道事業 排水処理施設更新工事(その1)
地区名	多気第 処理分区
調整年月日	
図面の種類	平面図
縮尺	1:2500
図面番号	全 葉の内
多 気 町	




事 業 名	令和5年度 多気町公共下水道事業 非常通報装置更新工事（その1）
地 区 名	多気第 処理分区
調整年月日	
図面の種類	平面図
縮 尺	1:2500
図面番号	全 葉の内
多 気 町	






事業名	令和3年度 多気町公共下水道事業 排水施設改良更新工事（その1）
地区名	多気第 処理分区
調整年月日	
図面の種類	平面図
縮尺	
図面番号	全 業の内
多 気 町	



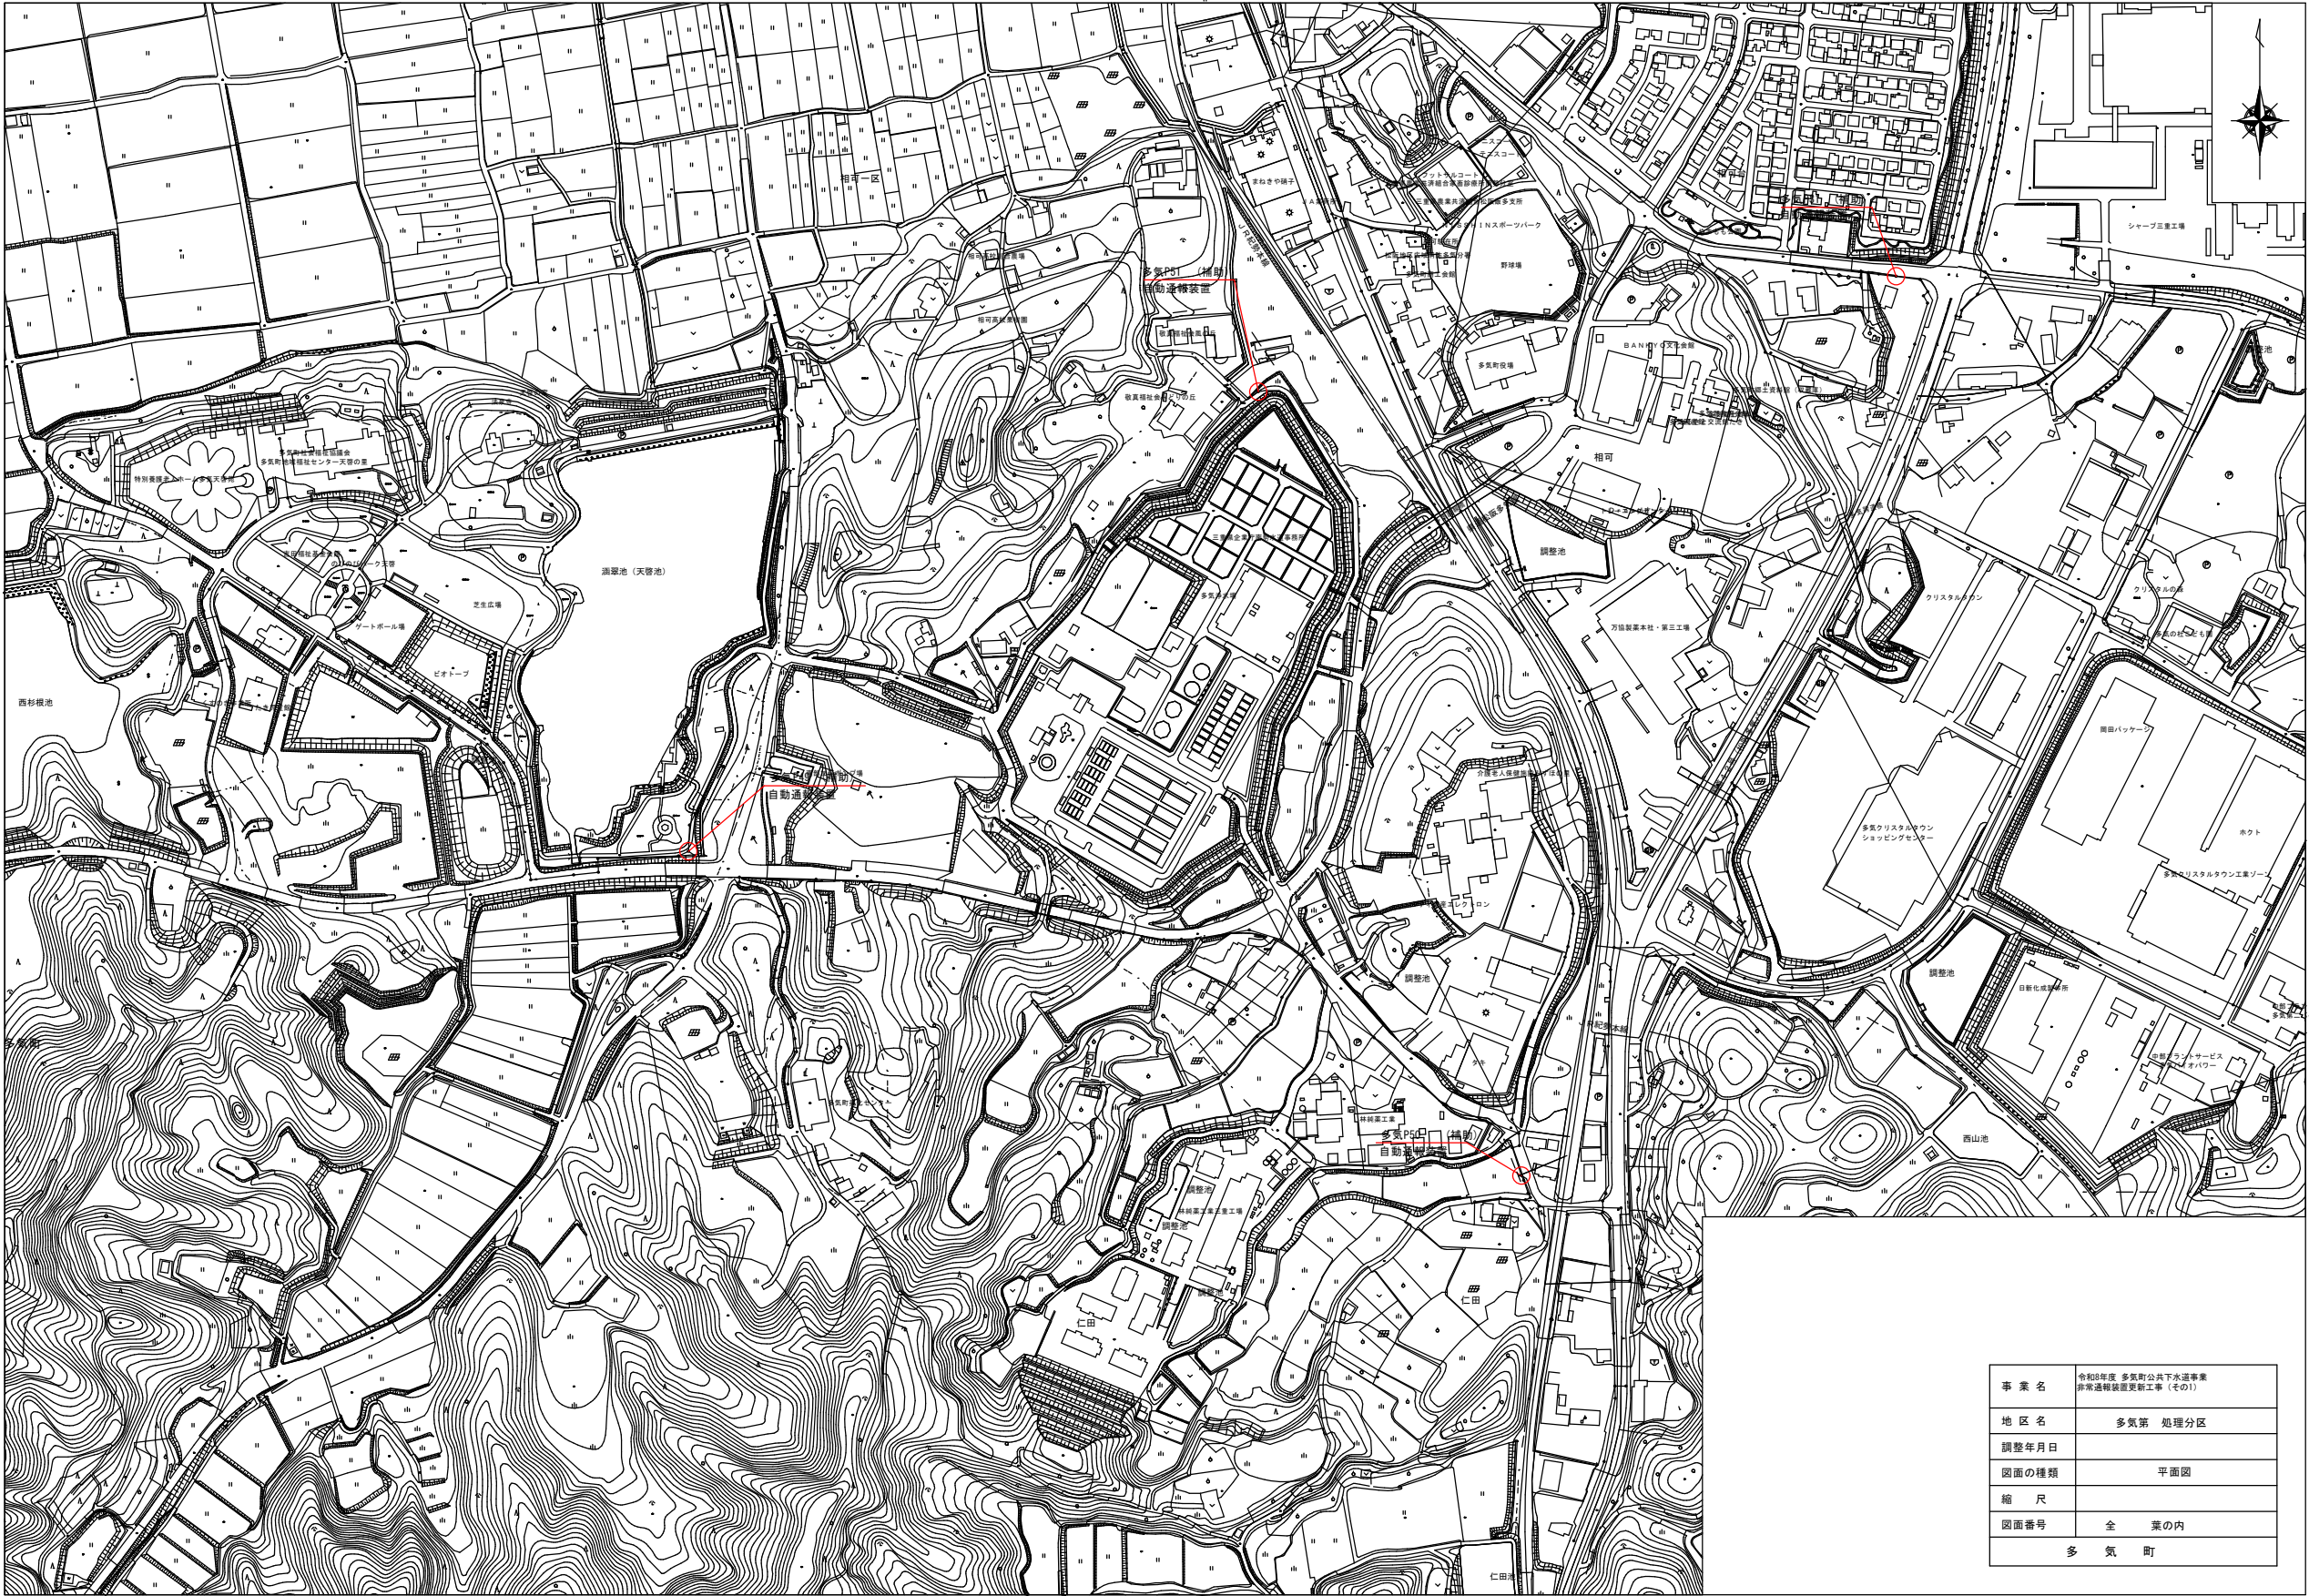

事業名	令和5年度 多気町公共下水道事業 非常通報設置更新工事（その1）
地区名	多気第 処理分区
調整年月日	
図面の種類	平面図
縮尺	
図面番号	全 葉の内
多 気 町	

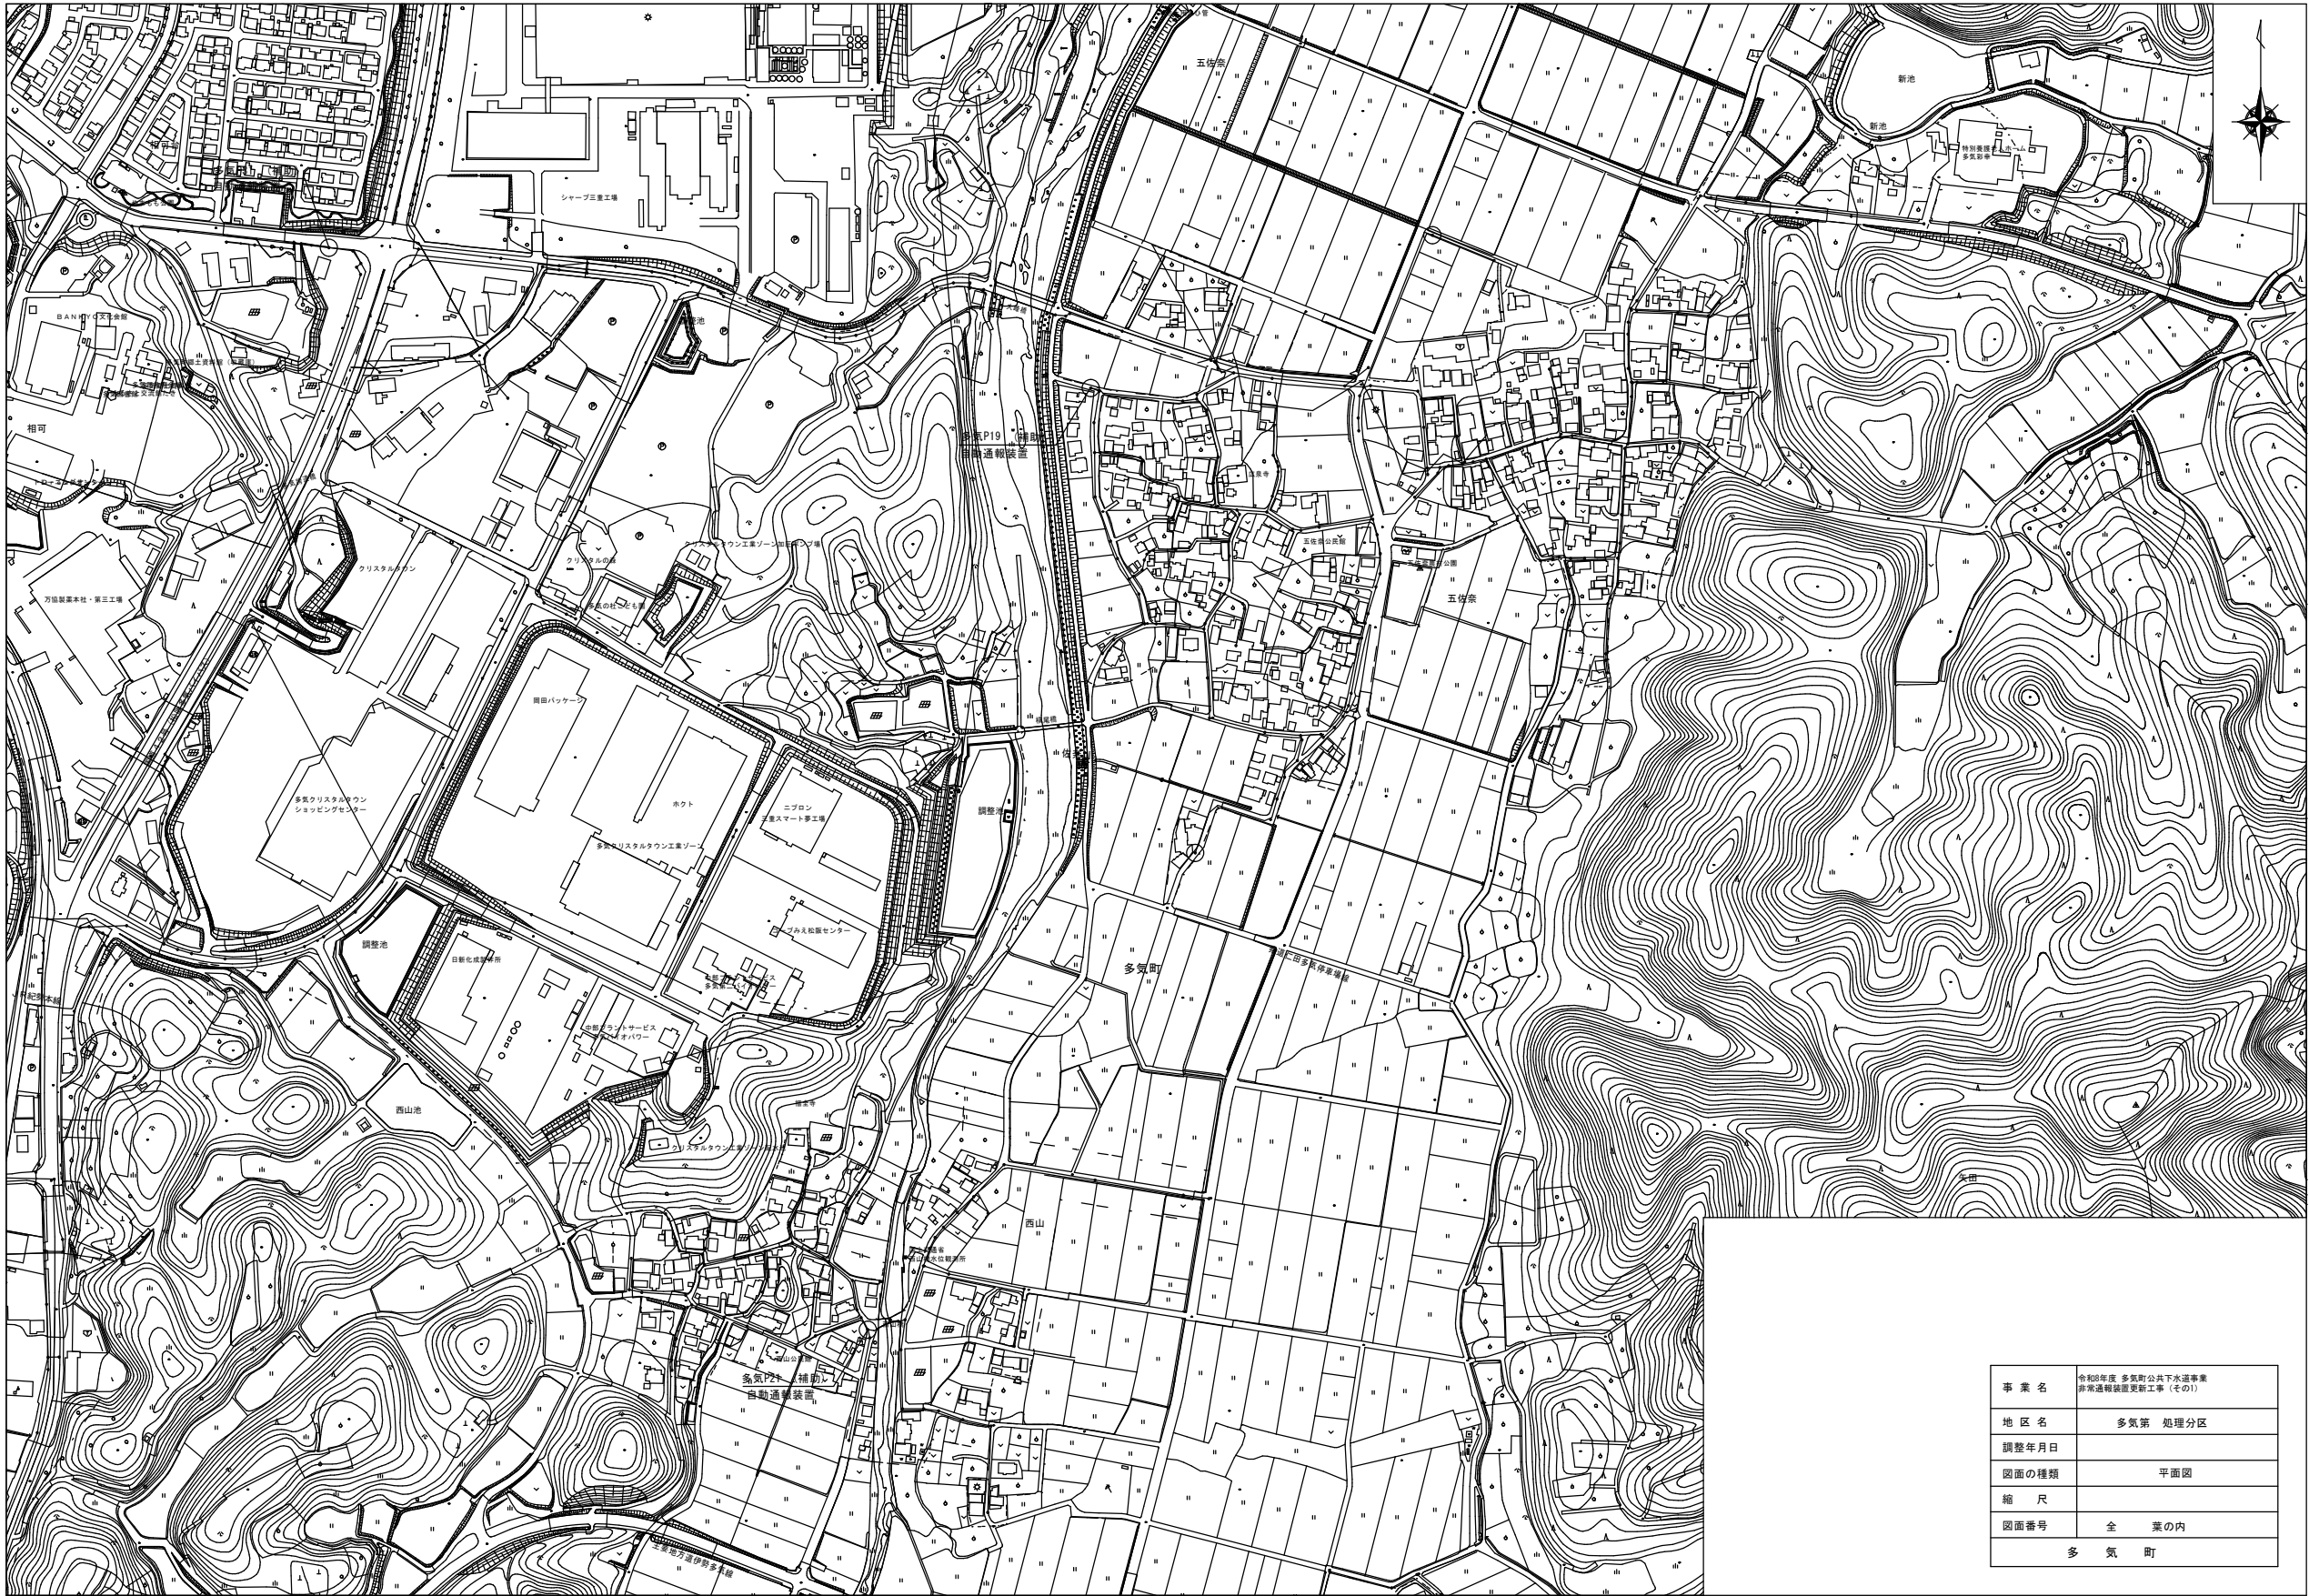

事業名	令和5年度 多気町公共下水道事業 非常通報設置更新工事（その1）
地区名	多気第 処理分区
調整年月日	
図面の種類	平面図
縮尺	
図面番号	全 葉の内
多 気 町	



事業名	令和8年度 多気町公共下水道事業 非常通報装置更新工事（その1）
地区名	多気第 処理分区
調整年月日	
図面の種類	平面図
縮尺	1:2500
図面番号	全 葉の内
多 気 町	

